


Lageplan Megaübung 2014

Maßstab 1:1000 | DIN A1

Objekt:
Deutsche Amphibolin-Werke
von Robert Murjahn
Roßdörfer Straße 50
64372 Ober-Ramstadt

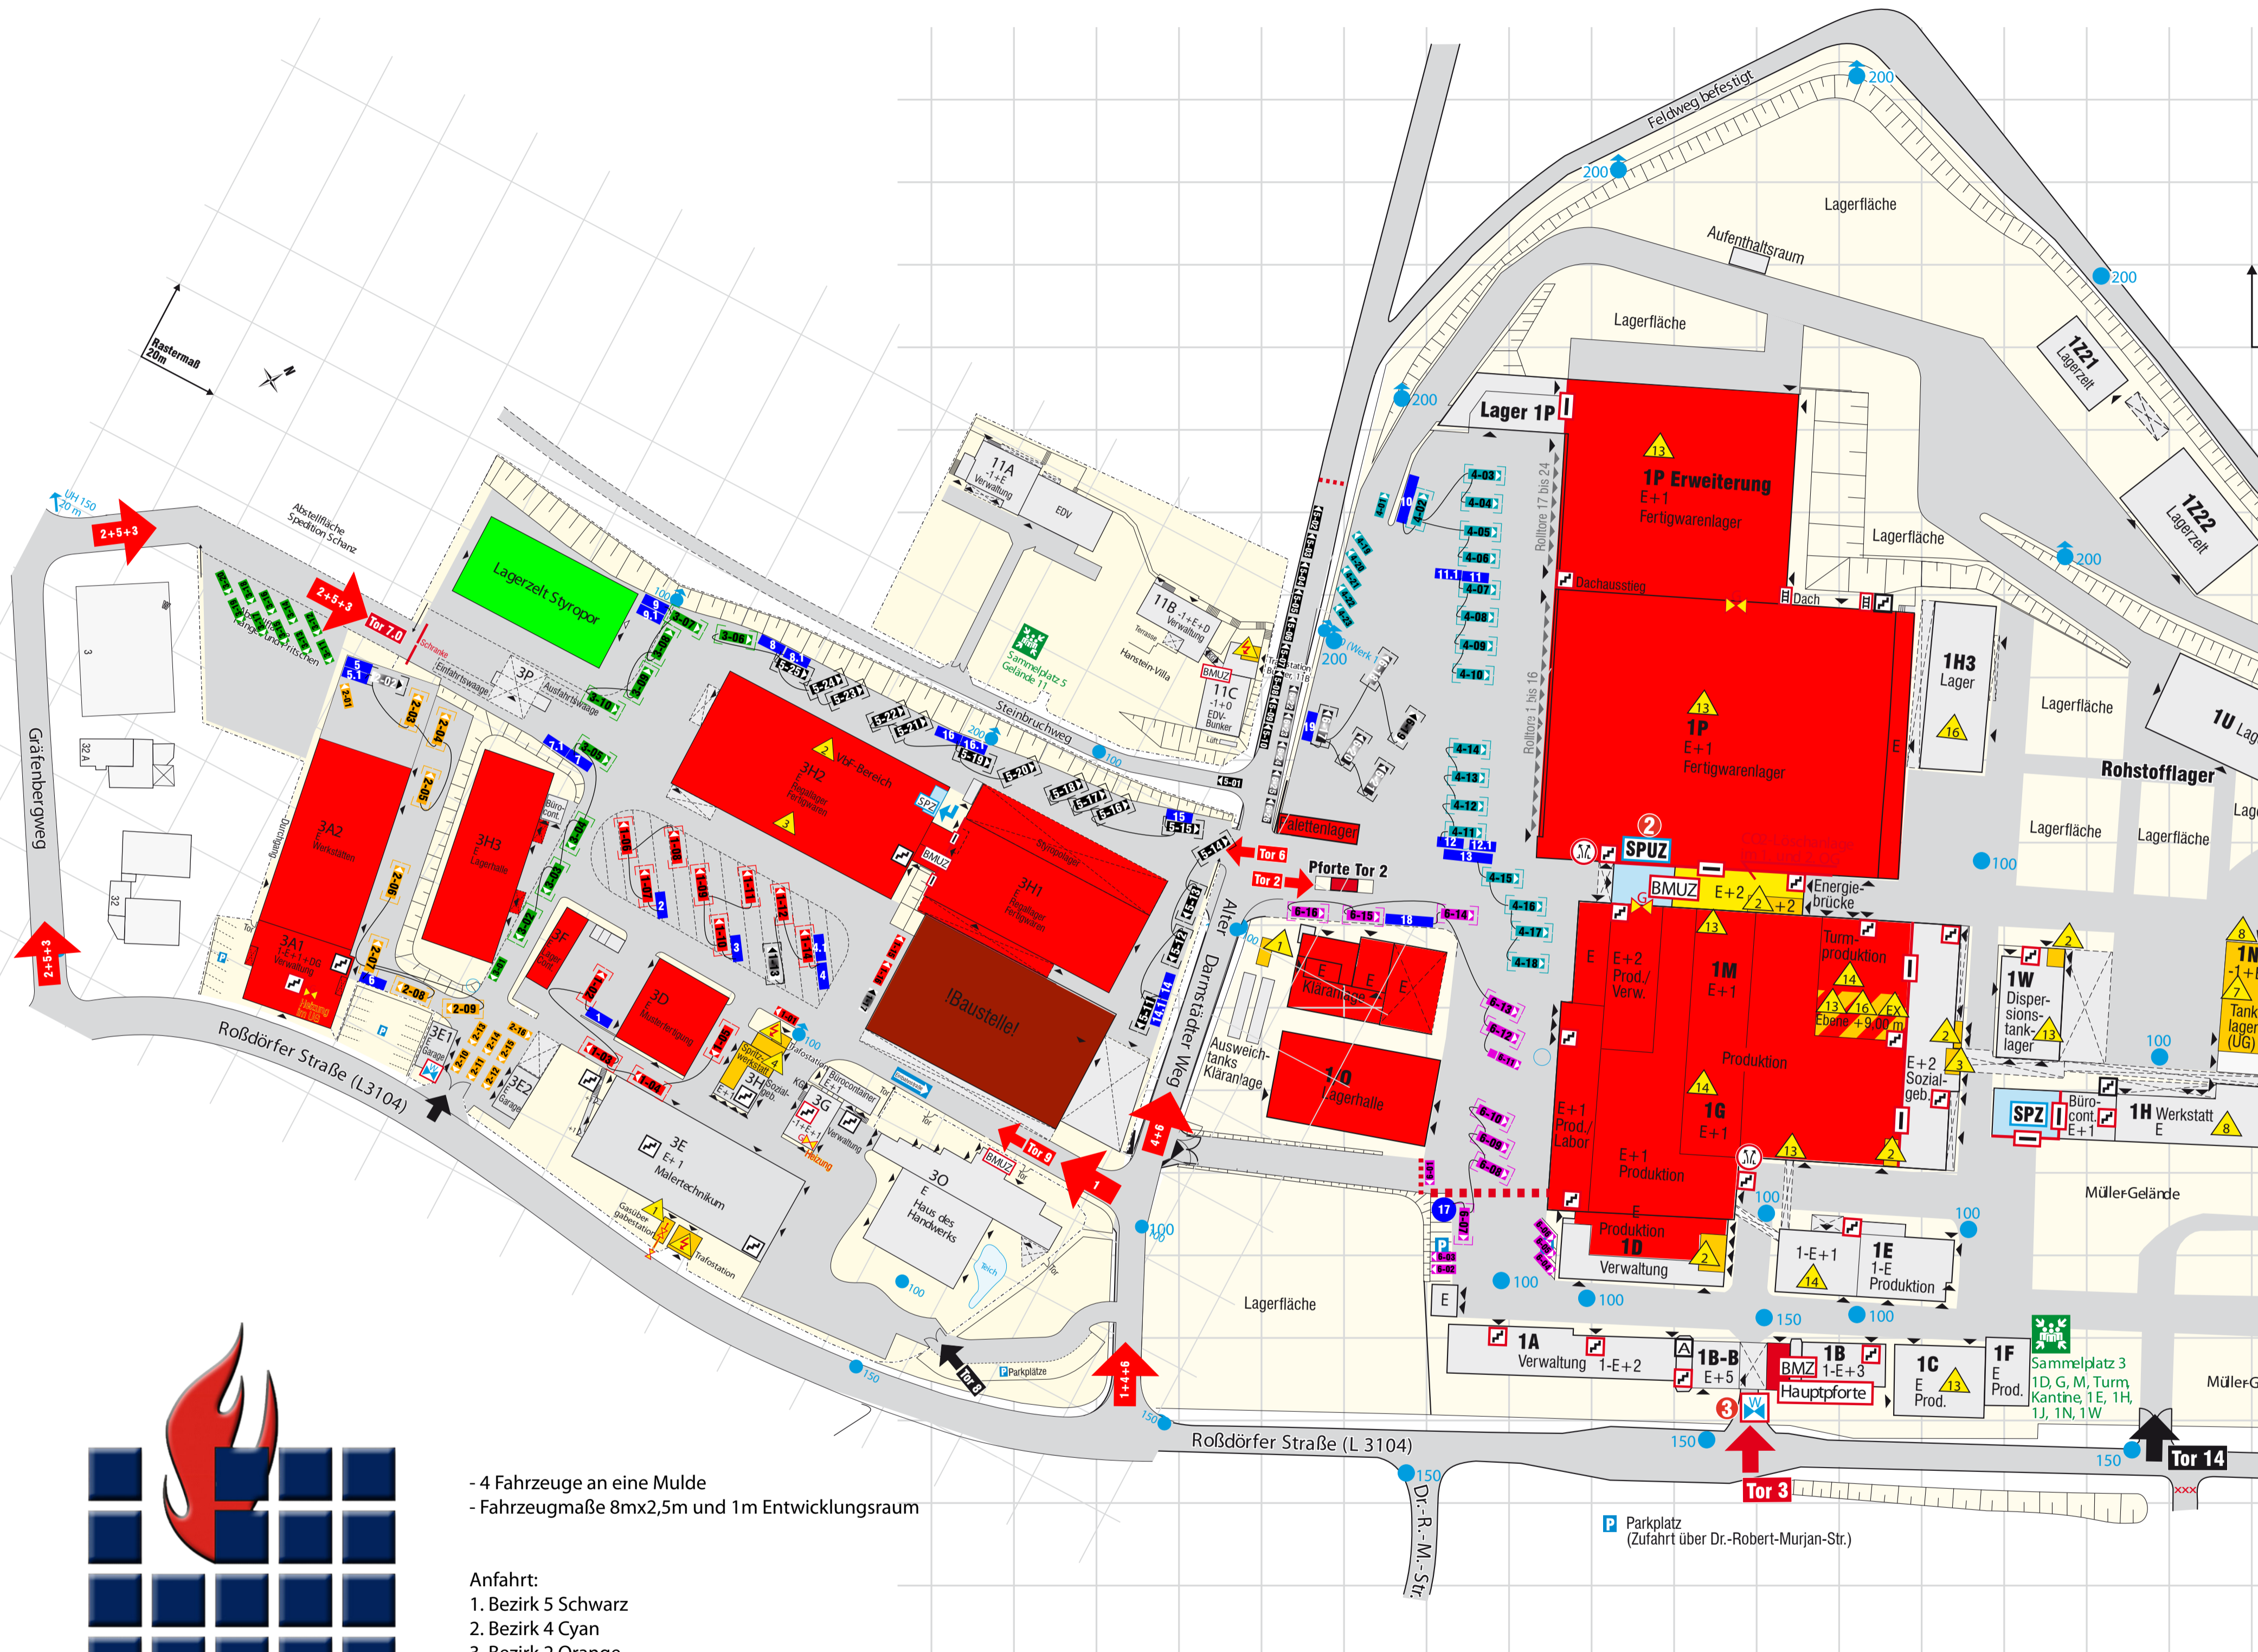

- Anfahrtswege für Megalöschzüge nach Bezirk
- Einsatzobjekt
- Straße/Stellfläche
- Wasserentnahmestelle Sattelzug
- Wasserentnahmestelle Mulde
- Leitungen zur Wasserversorgung

- Löschfahrzeug Megalöschzug Bezirk 1
- KdoW/ELW/MTF Megalöschzug Bezirk 1
- Löschfahrzeug Megalöschzug Bezirk 2
- KdoW/ELW/MTF Megalöschzug Bezirk 2
- Löschfahrzeug Megalöschzug Bezirk 3
- KdoW/ELW/MTF Megalöschzug Bezirk 3
- Löschfahrzeug Megalöschzug Bezirk 4
- KdoW/ELW/MTF Megalöschzug Bezirk 4
- Löschfahrzeug Megalöschzug Bezirk 5
- KdoW/ELW/MTF Megalöschzug Bezirk 5
- Löschfahrzeug Megalöschzug Bezirk 6
- KdoW/ELW/MTF Megalöschzug Bezirk 6
- Löschfahrzeug Gastjugendfeuerwehr

- 4 Fahrzeuge an eine Mulde
- Fahrzeugmaße 8mx2,5m und 1m Entwicklungsraum

- Anfahrt:
1. Bezirk 5 Schwarz
 2. Bezirk 4 Cyan
 3. Bezirk 2 Orange
 4. Bezirk 6 Lila + JF Hanau + JF Maintal + JF Bruchköbel+JF Zwickau
 5. Bezirk 1 Rot + JF Freigericht
 6. Bezirk 3 Grün



Durchnummerierung der Züge:
X-01 Führungsfahrzeug
weitere Nummerierung nach Anfahrtsreihenfolge